



PLANTA PRIMERA

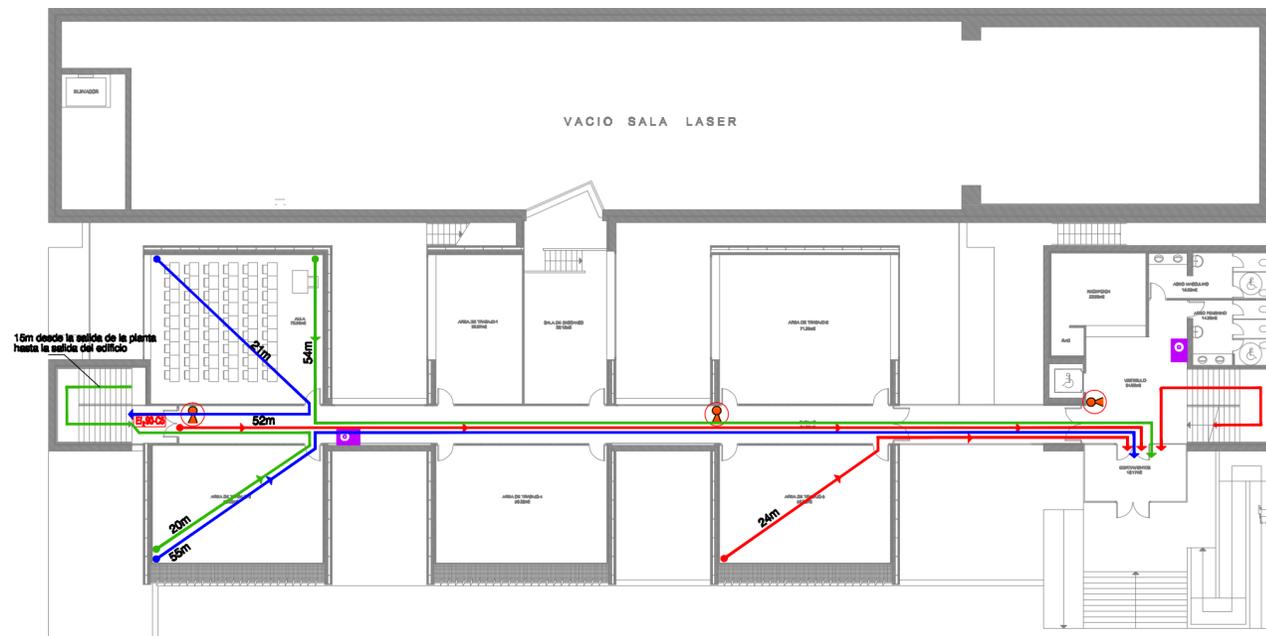

PLANTA BAJA

	EXTINTOR EFICACIA 21A-113B
	BOCA DE INCENDIO EQUIPADA
	FUERTA CORTAFUEGOS
	RECORRIDO DE EVACUACIÓN

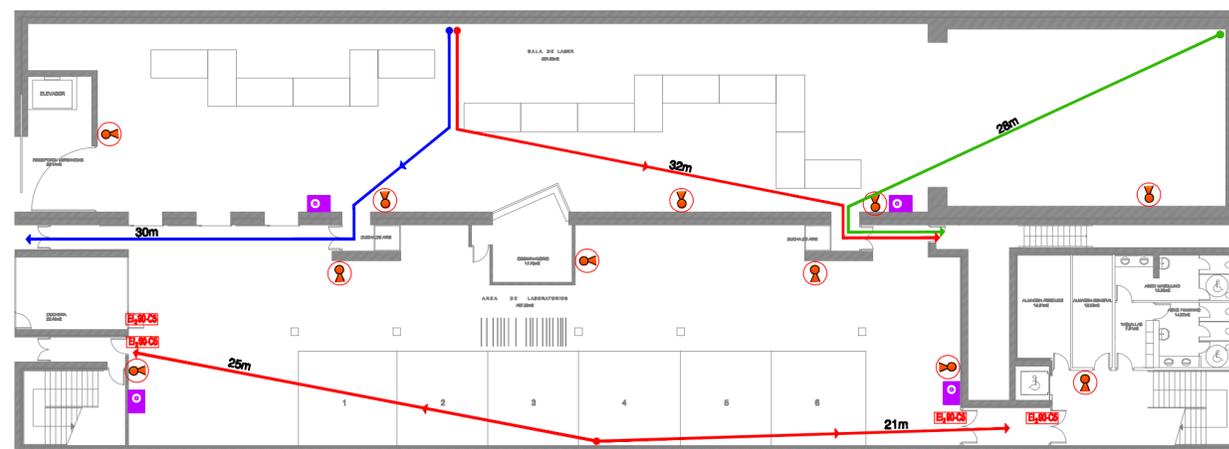

PLANTA SEMISÓTANO

**CENTRO DE LASERES PULSADOS ULTRACORTOS ULTRAINTEENSOS**  
 PROYECTO BÁSICO Y ESTUDIO DE NECESIDADES  
 PARA LA EJECUCION DE UN CONTRATO PARA LA SEDE  
 DEL LASER PETAVATIO

SITUACIÓN: PARQUE CIENTIFICO VILLAMAYOR "SALAMANCA"  
 PROPIEDAD: CONSORCIO LASERES PULSADOS  
 ULTRACORTOS ULTRAINTEENSOS



ESCALA 1/100  
 MARZO DE 2009

**RECORRIDOS DE EVACUACIÓN**

**SI-2**